



WB WD

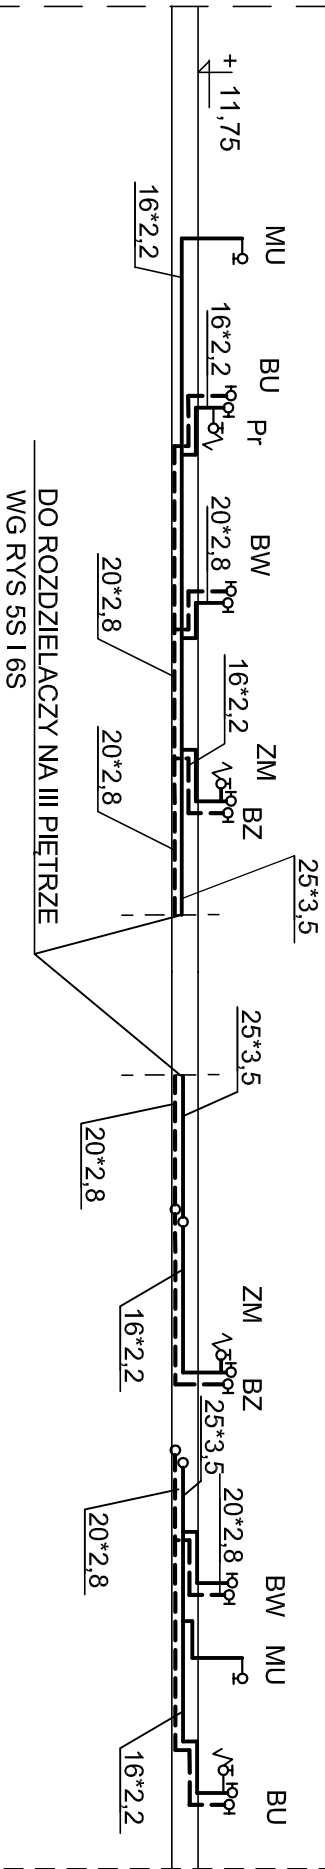

WC

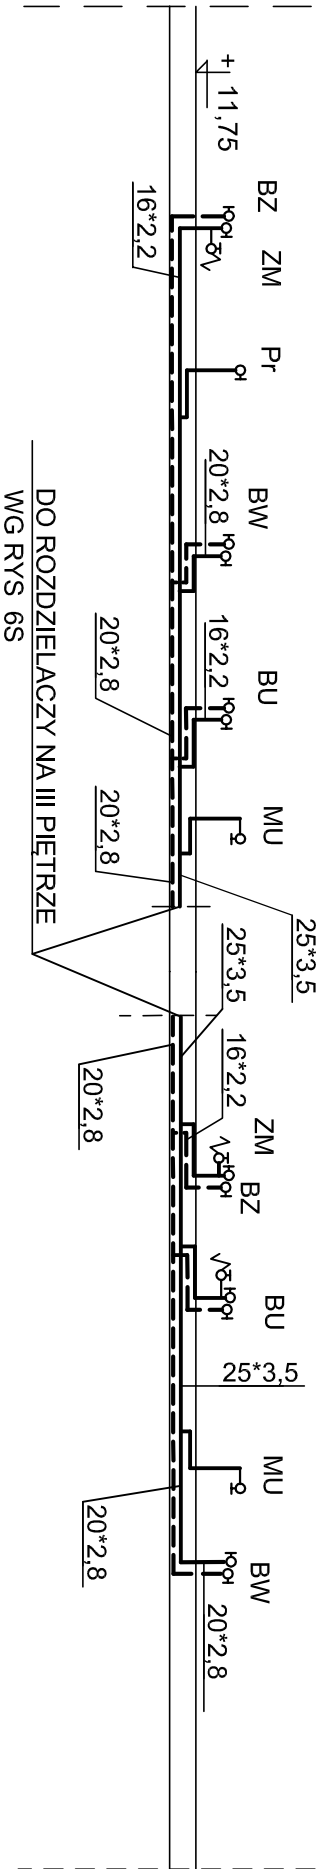

- MU PODEJŚCIE DO UMYWALKI
ZL PODEJŚCIE DO ZLEWOZMYWAKA
BN PODEJŚCIE DO BATERII NATRYSKOWEJ
BW PODEJŚCIE DO BATERII WANNOWEJ
Pr PODEJŚCIE DO PRALKI AUTOMATYCZNEJ
ZM PODEJŚCIE DO ZMYWARKI

PODEJŚCIA Z WYJĄTKIEM BATERII NATRYSKOWEJ I BATERII WANNOWYCH W SEGMENTE "C" ZAKOŃCZYĆ ZAWORKAMI KĄTOWYMI DO PODŁĄCZENIA ARMATURY. PODEJŚCIA POD BATERIE NATRYSKOWĄ I WANNOWĄ W SEGMENTE "C" PROWADZIĆ W BRUŻDZIE ŚCIENNEJ

AKPB ARCHITEKCI		60-566 P O Z N A N, ul. Szamotulska 82/8
P I O T R B A R T O S I K iel. (61) 8 417 593, e-mail: akpb@architekci.pl		
INWESTOR:	CZERWONACKIE TOWARZYSTWO BUDOWNICTWA SPOŁECZNEGO sp.z.o.o.	62 - 028 Koziegłowy, os. Leśne 24 C
LOKALIZACJA:	OSIEDLE CZTBS W KOZIEGŁOWACH os. Leśne, budynek nr 24 działki nr 163/7, 107/68, 107/74, 107/81	2425
NAZWA PROJEKTU:	ADAPTACJA PODDASZY NA CELE MIESZKALNE PRZEBUDOWA I ZMIANA SPOSOBU UŻYTKOWANIA	
FAZA PROJEKTU:	PROJEKT BUDOWLANO - WYKONAWCZY	
BRANŻA PROJEKTU:	PROJEKT INSTALACJI SANITARNYCH	
NAZWA RYSUNKU:	INSTALACJE WOD-KAN SCHEMAT INSTALACJI MIESZKANIOWEJ	SKALA: 1:100
PROJEKTANCI:	mgr inż. JERZY KACZKOWSKI UPR. 142/Pw/93	NR RYSUNKU:
SPRAWDZIŁ:	inż. Barbara Holajda upr. 13/89/Pw	
P O Z N A N, marzec 2014		7S